
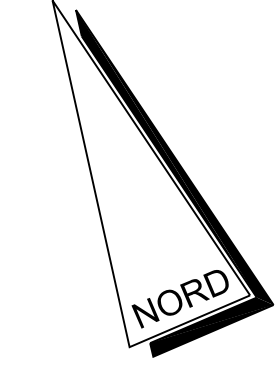


Legende Planung

- Neubau
- Bestand
- Abbruch

LEGENDE

- 1 EINLAUSCHSCHAFT
- 2 EINLAUFGRUPPE
- 2.1 EINLAUF
- 2.2 RECHENGERINNE I
- 2.3 RECHENGERINNE II
- 2.4 NOT-UMLAUF
- 2.5 SANDKLASSIERER UND CONTAINERRAUM
- 3 SANDFANG
- 3.1 SANDFANGKAMMER I
- 3.2 SANDFANGKAMMER II
- 3.3 MASCHINENRAUM
- 4 SCHACHTBAUWERKE
- 4.1 AUSLAUSCHSCHAFT
- 4.2 IDM-SCHAFT
- 4.3 SCHIEBERBAUWERK I
- 4.4 SCHIEBERBAUWERK II
- 4.5 EINLAUSCHSCHAFT
- 4.6 ABLAUSCHSCHAFT I
- 4.7 ABLAUSCHSCHAFT II
- 5 VORKLÄRBECKEN BELEBUNGSBECKEN I-III
- 6 ZULAUFGERINNE BBI-BB III
- 7
- 7.1 BELEBUNGSBECKEN I
- 7.2 BELEBUNGSBECKEN II
- 7.3 BELEBUNGSBECKEN III
- 8 ABLAUFGERINNE UND VERTEILERBAUWERK
- 9 NACHKLÄRBECKEN I-III
- 9.1 NACHKLÄRBECKEN I
- 9.2 NACHKLÄRBECKEN II
- 9.3 NACHKLÄRBECKEN III
- 10 AUSLAUFGERINNE
- 11 VENTURI
- 12 ABLAUSCHSCHAFT
- 13 ARMATURENSCHAFT
- 14 HOCHWASSERPUMPWERK
- 15 AEROBE THERMOPHILE SCHLAMMBEHANDLUNG
- 16 SCHLAMMBEHANDLUNG
- 16.1 MASCHINELLE SCHLAMMVOREINDICKUNG
- 16.2 SCHLAMMENTWÄSSERUNG
- 16.3 SCHLAMMVERLADESTATION
- 17 WERKSTATTRAKT
- 18 BETRIEBSGEBÄUDE
- 19 RÜCKLAUF SCHLAMM - GRUPPE
- 19.1 RÜCKLAUF SCHLAMM - PUMPWERK
- 19.2 ARMATURENSCHAFT I
- 19.3 ARMATURENSCHAFT II
- 20 GEBLÄSESTATION
- 21 SCHLAMMSTAPELBEHÄLTER
- 22 ABFALLPLATZ
- 23 FÄLLMITTEL TANK I-III
- 24 DOSIER-UND MESSTATION
- 25 KONDENSAT-ABLEITUNGSSCHAFT
- 26 NETZSTATION
- 27 TANK
- 28 LAGERHALLE
- 29 FILTRATPUMPWERK
- 30 TRÜB- UND REGENWASSERPUMPWERK
- 31 GARAGE
- 32 FÄKALANNAHME-STATION
- 33 BIOFILTER
- 33.1 BIOFILTER "EINLAUFGRUPPE"
- 33.2 BIOFILTER "VORKLÄRBECKEN"
- 33.3 BIOFILTER "SCHLAMMBEHANDLUNG"
- 34 SCHLAMMFAULUNG
- 34.1 SCHLAMMSPEICHER I
- 34.2 FAULBEHÄLTER
- 34.3 SCHLAMMSPEICHER II
- 35 GASVERWERTUNG
- 35.1 GASENTSCHWELUNG
- 35.2 GASBEHÄLTER
- 35.3 GASFACKEL
- 35.4 BHKW
- 35.5 GASMESSRAUM
- 35.6 NOTKÜHLER

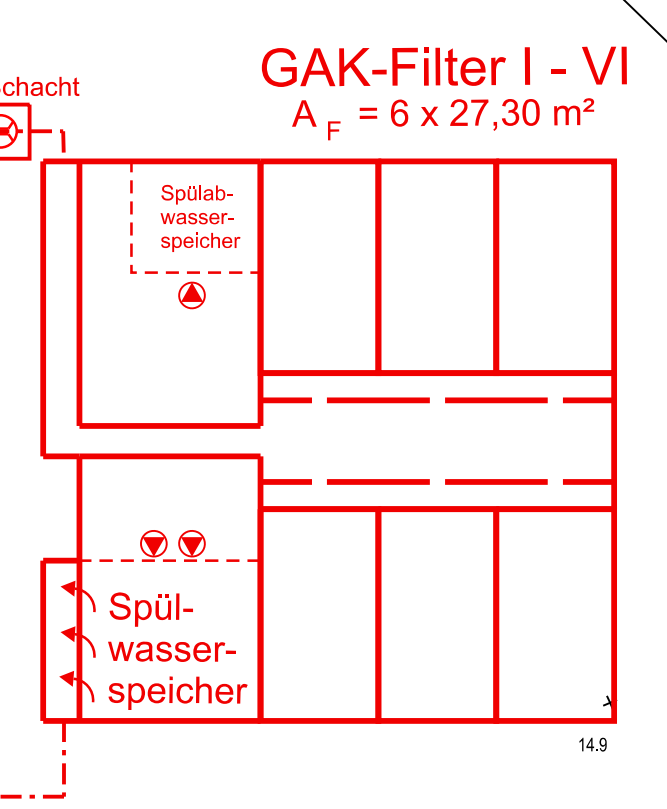

Keine Darstellung von Elektro, Heizung und sonstigen Leistungen!

Achtung!

Die Darstellung bestehender Leistungen dient nur der unveränderten Information für Planungszwecke. Eine Gewähr für die angefragene Lage wird nicht übernommen. Die genaue Lage ist vor Ort zu ermitteln.

Höhenangaben (in m ü NN)

Ohne maßliche Prüfung

Index:	Änderungen:	gez.:	geprüft:	Datum:
--------	-------------	-------	----------	--------

Kommunalbetriebe Emmerich am Rhein

Kläranlage Emmerich
4. Reinigungsstufe zur Elimination von Mikroscadstoffen
GAK-Filtration, Variante II
Lageplan

Blatt 2 Maßstab 1: 250

	gez.: K. Kutzman	
	Datum: 20.05.2014	
geprüft: U. Ueta del Real	Datum: 22.05.2014	T&M Projektnummer: 1217 001
T&M Verfallungsnr.: 030-007-02-00	T&M Hauskompl.-nr.: 2781	

Interpretationsstelle: Tel. +49 236 3800-0 Fax. +49 236 3800-111 e-mail: info@tuttahs-meyer.de www.tuttahs-meyer.de
 Bochum, im Juli 2014
 Bearbeiter durch: